


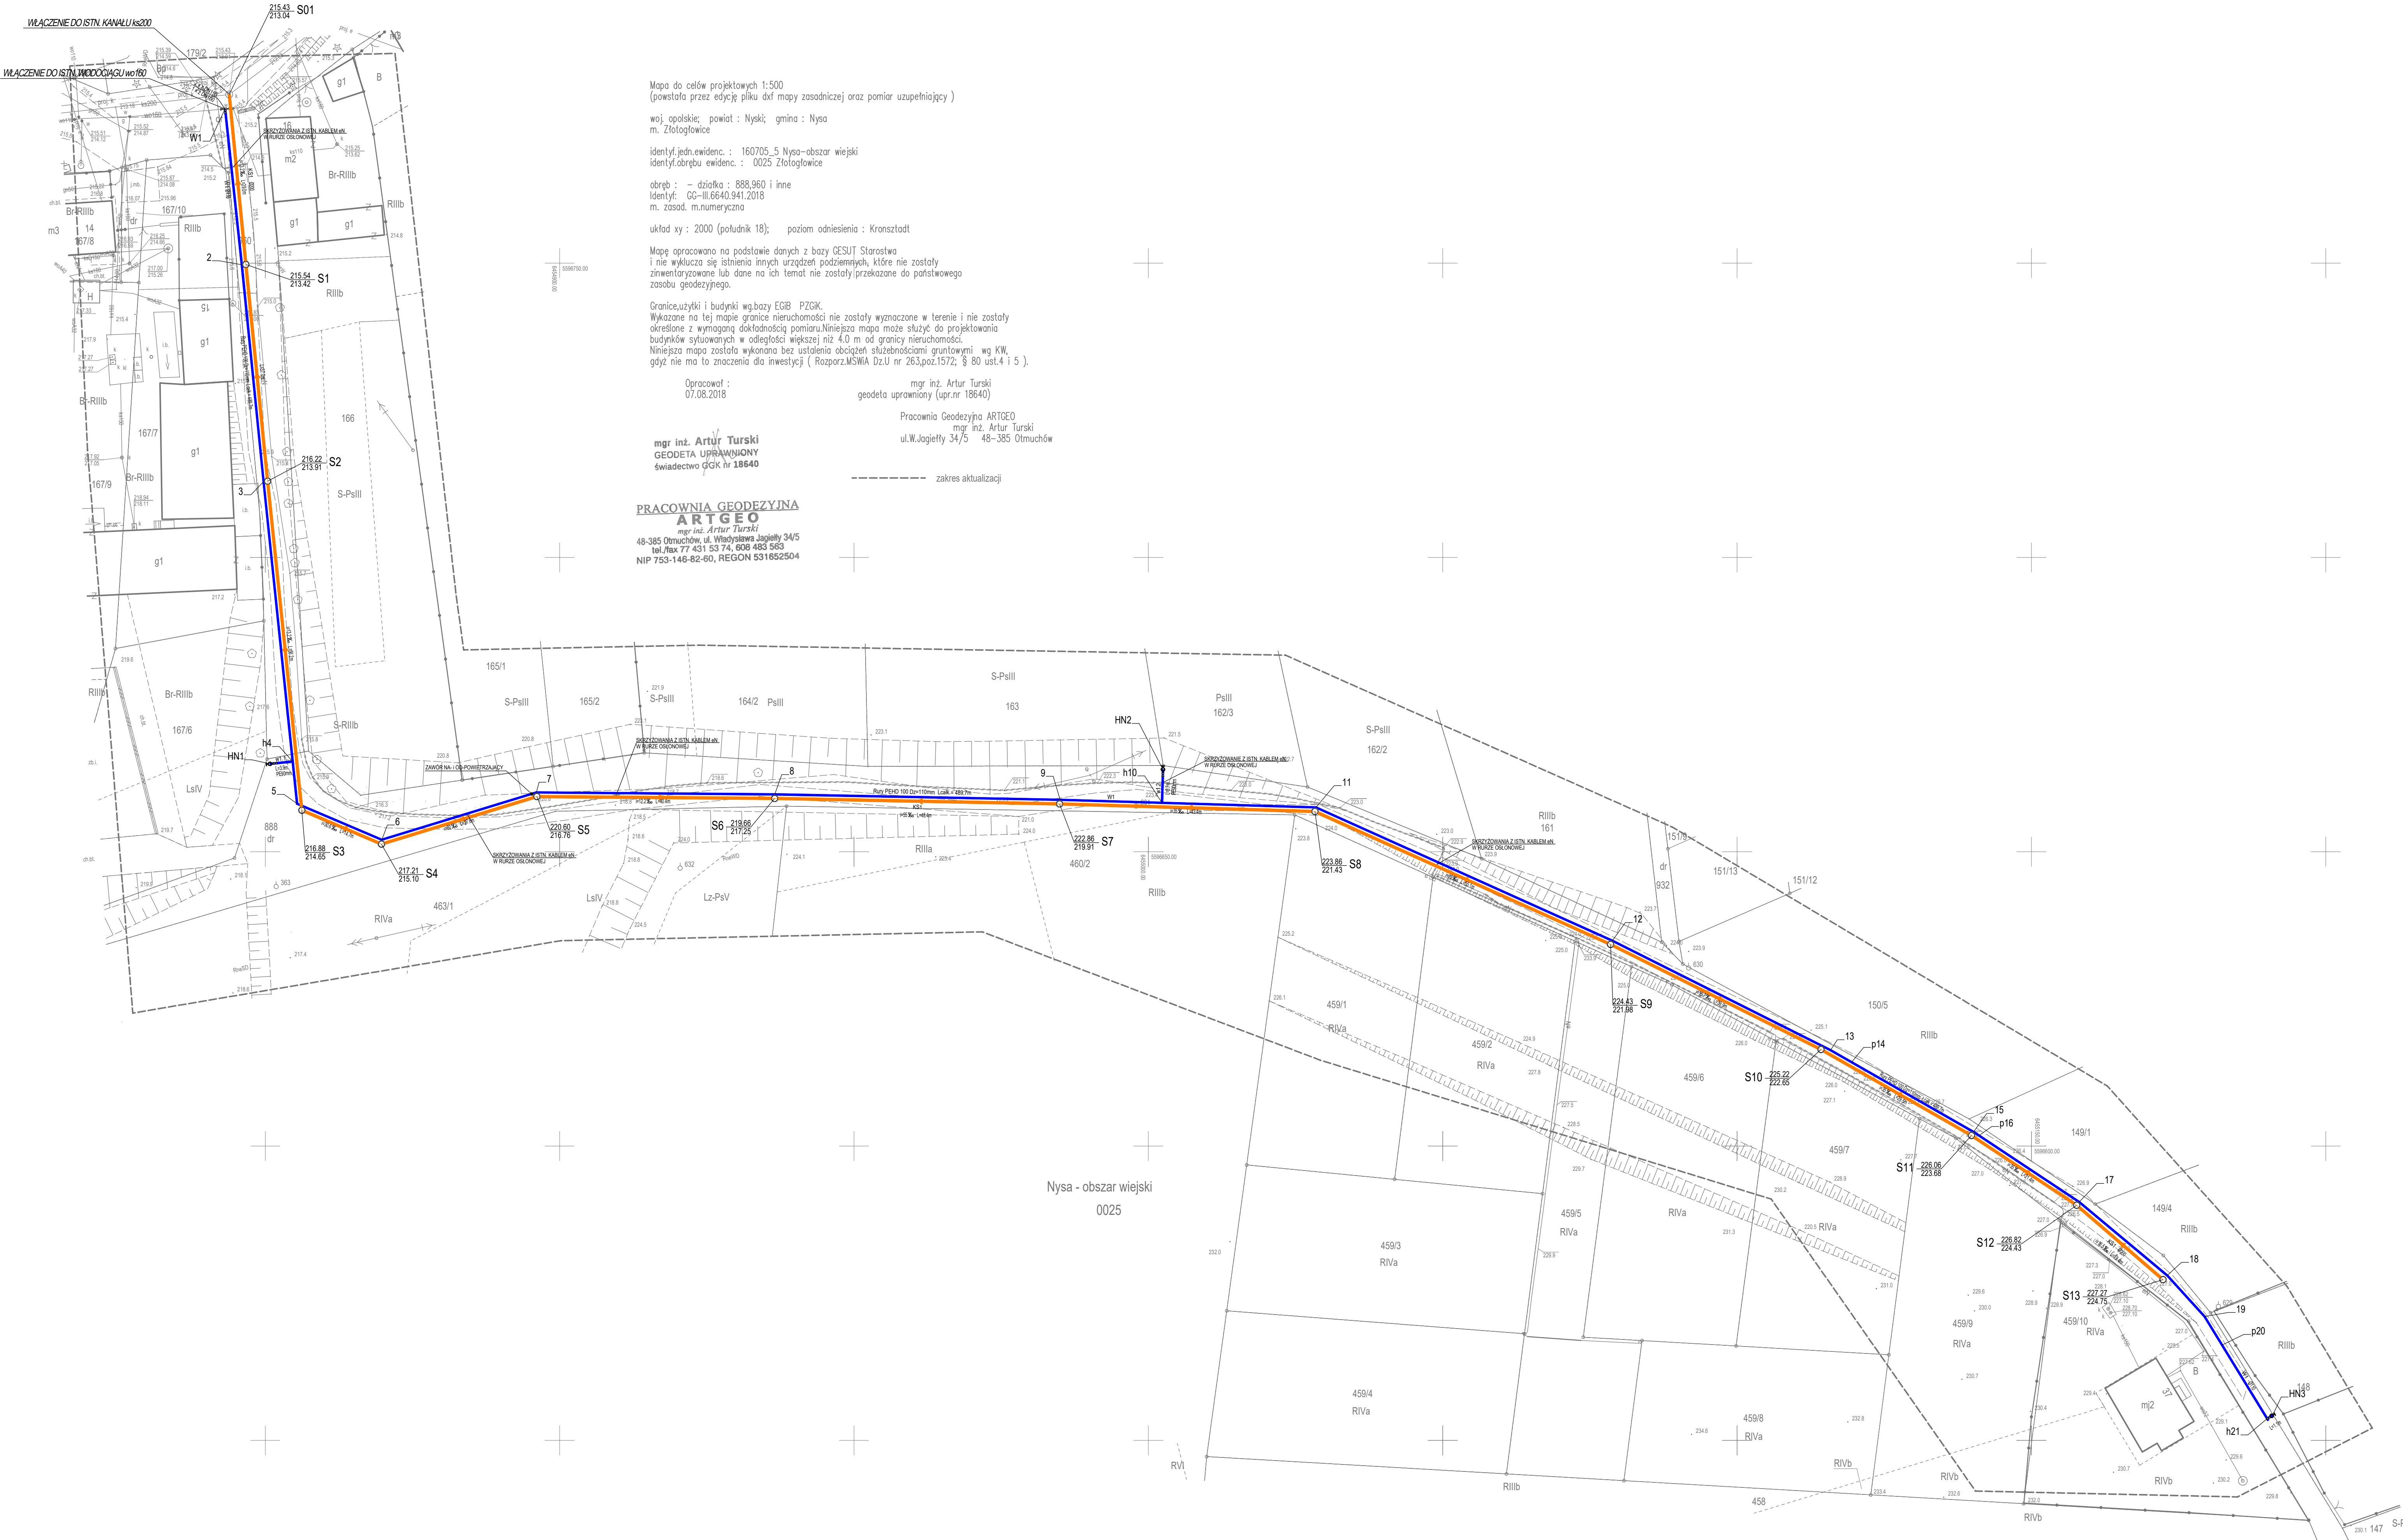

Mapa do celów projektowych 1:500
(powstała przez edycję pliku dxf mapy zasadniczej oraz pomiar uzupełniający)

woj. opolskie; powiat : Nyski; gmina : Nysa
m. Złotogłowice

identyf. jedn. ewidenc. : 160705_5 Nysa--obszar wiejski
identyf. obrębu ewidenc. : 0025 Złotogłowice

obręb : - działka : 888,960 i inne
identyf. GG-III.6640.941.2018
m. zasad. m. numeryczna

układ xy : 2000 (południk 18); poziom odniesienia : Kronsztadt

Mapę opracowano na podstawie danych z bazy GCSUT Starostwa
i nie wyklucza się istnienia innych urządzeń podziemnych, które nie zostały
zinventaryzowane lub dane na ich temat nie zostały przekazane do państwowego
zasobu geodezyjnego.

Granice, użytki i budynki wg. bazy EGB - PZGK.
Wykazane na tej mapie granice nieruchomości nie zostały wyznaczone w terenie i nie zostały
określone z wymaganą dokładnością pomiaru. Niniejsza mapa może służyć do projektowania
budynków sytuowanych w odległości większej niż 4.0 m od granicy nieruchomości.
Niniejsza mapa została wykonana bez ustalenia obciążenia służebnościami gruntowymi wg KW,
gdyż nie ma to znaczenia dla inwestycji (Rozporz. MSWiA Dz.U nr 263, poz. 1572; § 80 ust. 4 i 5).

Opracował : mgr inż. Artur Turski
07.08.2018 geodeta uprawniony (upr. nr 18640)

mgr inż. Artur Turski
GEODETA UPRAWNIONY
świadcstwo GKG nr 18640

Pracownia Geodezyjna ARTGEO
mgr inż. Artur Turski
ul. W. Jagiełły 34/5 48-385 Otmuchów

PRACOWNIA GEODEZYJNA
ARTGEO
mgr inż. Artur Turski
48-385 Otmuchów, ul. Władysława Jagiełły 34/5
tel./fax 77 431 53 74, 608 485 565
NIP 753-146-62-60, REGON 531652504

----- zakres aktualizacji

Legenda:

- proj. sieć kanalizacji sanitarnej DN=200mm
- proj. sieć wodociągowa D=110(90)mm
- proj. studzienki
- proj. hydranty



ALFA-NET Krzysztof Lis
48-303 Nysa, ul. Długosza 5B
NIP 7531073001 alfanet@op.pl

Temat: ROZBUDOWA SIECI WODOCIĄGOWEJ ORAZ SIECI KANALIZACJI SANITARNEJ
W ZŁOTOGÓWACH NA DZ. O NR EWID. GR. 888 I 960

Przedmiot rysunku: Projekt zagospodarowania terenu			
Strona: Funkcja	Imię i nazwisko	Uprawnienie	Data
Sanitarna	mgr inż. Mirosław Bartocha	221/P3/Op	12.09.2018
Stadium dokumentacji: PROJEKT BUDOWANY	Skala: 1:500	Nr rys.: PB-M.01	